


SITUACE 1
M 1:250

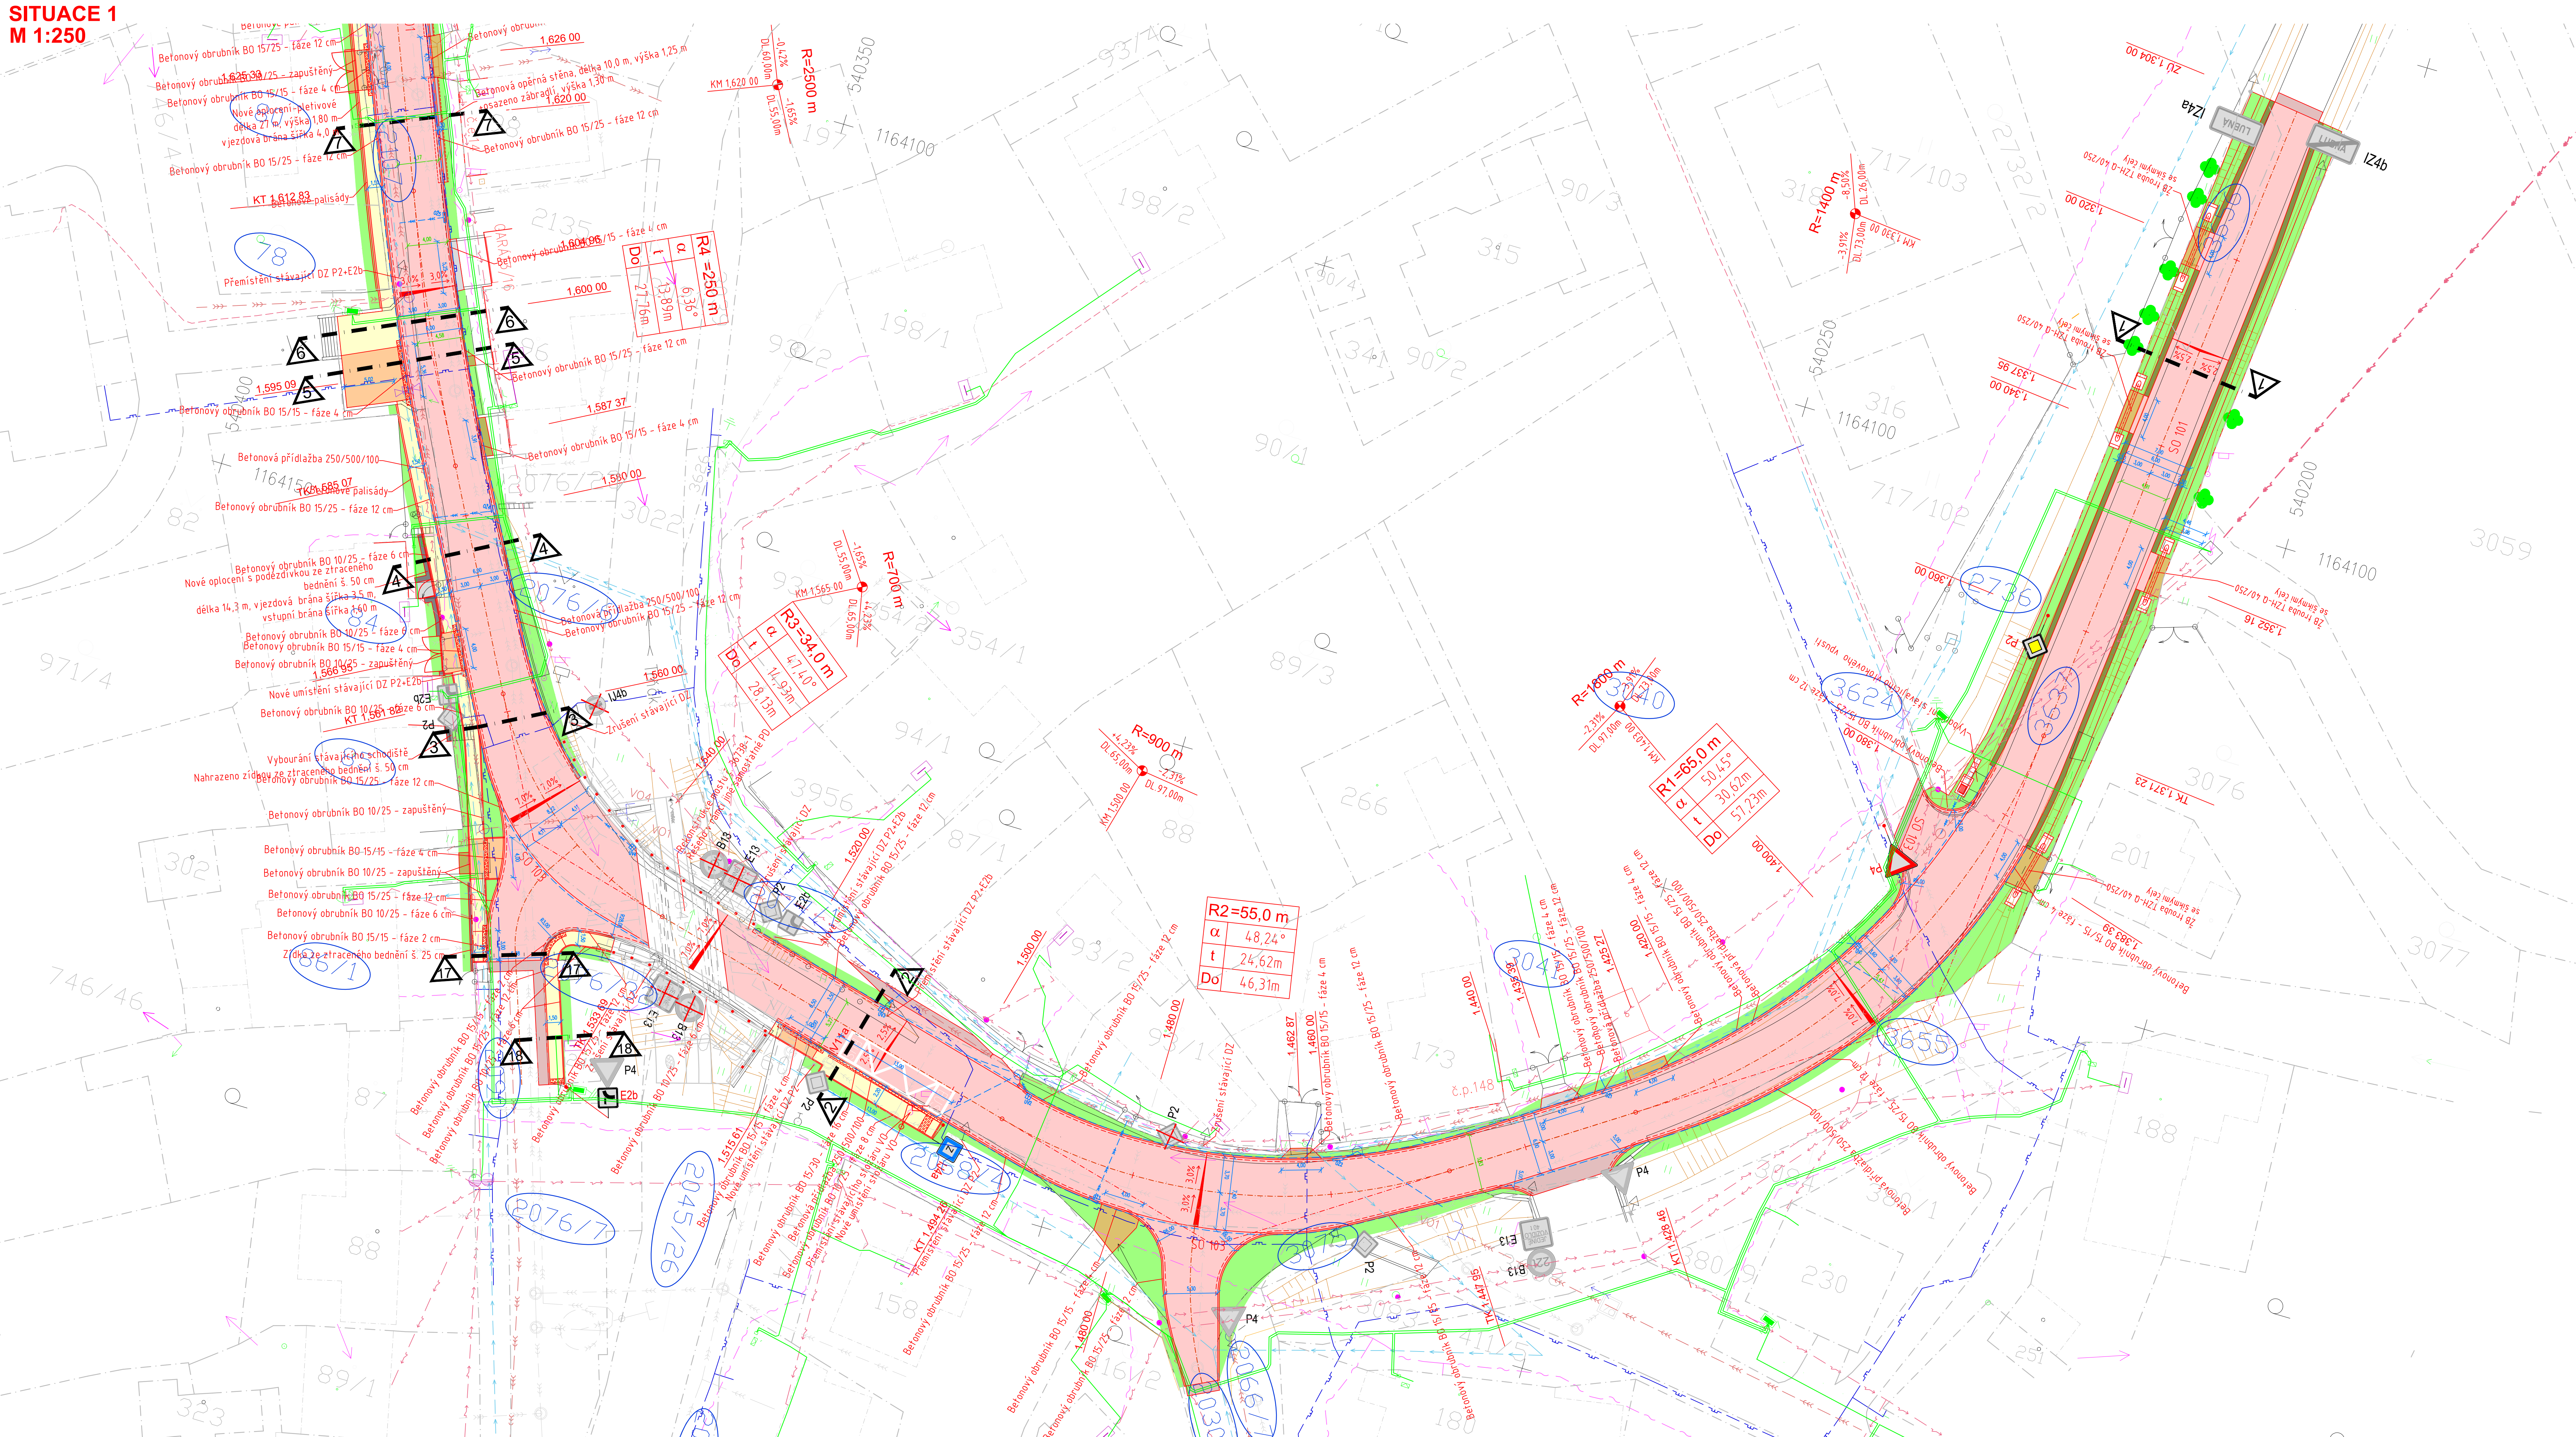

LEGENDA INŽENÝRSKÝCH SÍTÍ:

návrh

3000 3000

KANALIZACE (po vybudování nové splaškové kanalizace bude sloužit i jako dešťová kanalizace)

3000 3000

PLÁNOVANÁ SPLAŠKOVÁ KANALIZACE – řešeno samostatnou PD VODOVOD

PLÝNOVOD

DISTRIB. ROZVOD VN-VZDUŠNÝ

DISTRIB. ROZVOD VN-ZEMNÍ

DISTRIB. ROZVOD NN-VZDUŠNÝ

DISTRIB. ROZVOD NN-ZEMNÍ

PLÁNOVANÝ DISTRIB. ROZVOD NN-ZEMNÍ – řešeno samostatnou PD (PO ŽLUBKA, PROT. KABEL NN, OBNOVA)

ROZVOD VO-ZEMNÍ

SEDOLOVACÍ KABELY

HRANICE PARCEL-DLE KN

PODELNÁ DRENÁŽ DN 90

3000 3000

PŘÍPOJKA ODVODNOVACHO ŽLABU

OBVOD STAVĚNÍ

LEGENDA OBJEKTŮ:

stav	návrh	RODINNÉ DOMY
1	500/1	OZNAČENÍ DOTČENÝCH POZEMKŮ STAVBOU

LEGENDA PLOCH:

stav	návrh
	VOZOVKA – ŽIVÝCHÝ POVRCH
	KRAJNICE – ŠD 0/32
	VOZOVKA – PŘEFŘEZOVÁNÍ
	OPĚRNÁ ZIDKA – BETON
	ŠTĚRKOVÁ ÚPRAVA
	CHODNÍK – ZÁMKOVÁ DLAŽBA
	VJEZD ZE ZÁMKOVÉ DLAŽBY
	ZIDKA ZE ZTRACENÉHO BEDNĚNÍ
	PŘEDLAŽENÍ
	ZATRAVNĚNÁ PLOCHA – dotčená staveb, procm
	BETONOVÝ OBRUBNÍK B0 15/25
	BETONOVÝ OBRUBNÍK B0 15/15
	BETONOVÝ OBRUBNÍK B0 15/30
	BETONOVÝ OBRUBNÍK B0 10/25

SEZNAM STAVEBNÍCH OBJEKTŮ:

SO 101 – SILNICE III/36738
SO 102 – CHODNÍKY, SJEZDY A ZASTÁVKY
SO 103 – NÁPOJENÍ MÍSTNÍCH KOMUNIKACÍ
SO 201 – OPĚRNÉ STĚNY
SO 401 – PŘELOŽENÍ STOŽARŮ VO

SOUŘADNICOVÝ SYSTÉM: JTSK

POLOHA STÁVAJÍCÍCH INŽENÝRSKÝCH SÍTÍ JE INFORMATIVNÍ

VYPRACOVÁVÁ: ZODP. PROJEKT:		KRESLIL:	VED. PROJEKCE		KELLN. PROJEKT S. r. o. Keřlářská 388 760 01 Zlín	
Ing. Iva Svačinová	Ing. Karel Kuchař	Ing. Iva Svačinová	Zuzana Kuchařová			
KRAJ: ZLÍNSKÝ		KAT. Ú.: LUBNÁ U KROMĚŘÍŽE		FORMÁT	12x44	
STAVEBNÍK: ŘEDITELSTVÍ SILNIC ZLÍNSKÉHO KRAJE, p. o.				DATUM	10/2025	
AKCE:				STUPEŇ	DOKUMENTACE PRO POVOLENÍ STAVBY	
SILNICE III/36738: LUBNÁ, průjezdný úsek				ZAKÁZK. ČÍSLO		
OBSAH:				MĚŘÍTKO: 1:250	ČÍSLO VÝKRESU D.1.2 a.1.	
SITUACE 1						

